


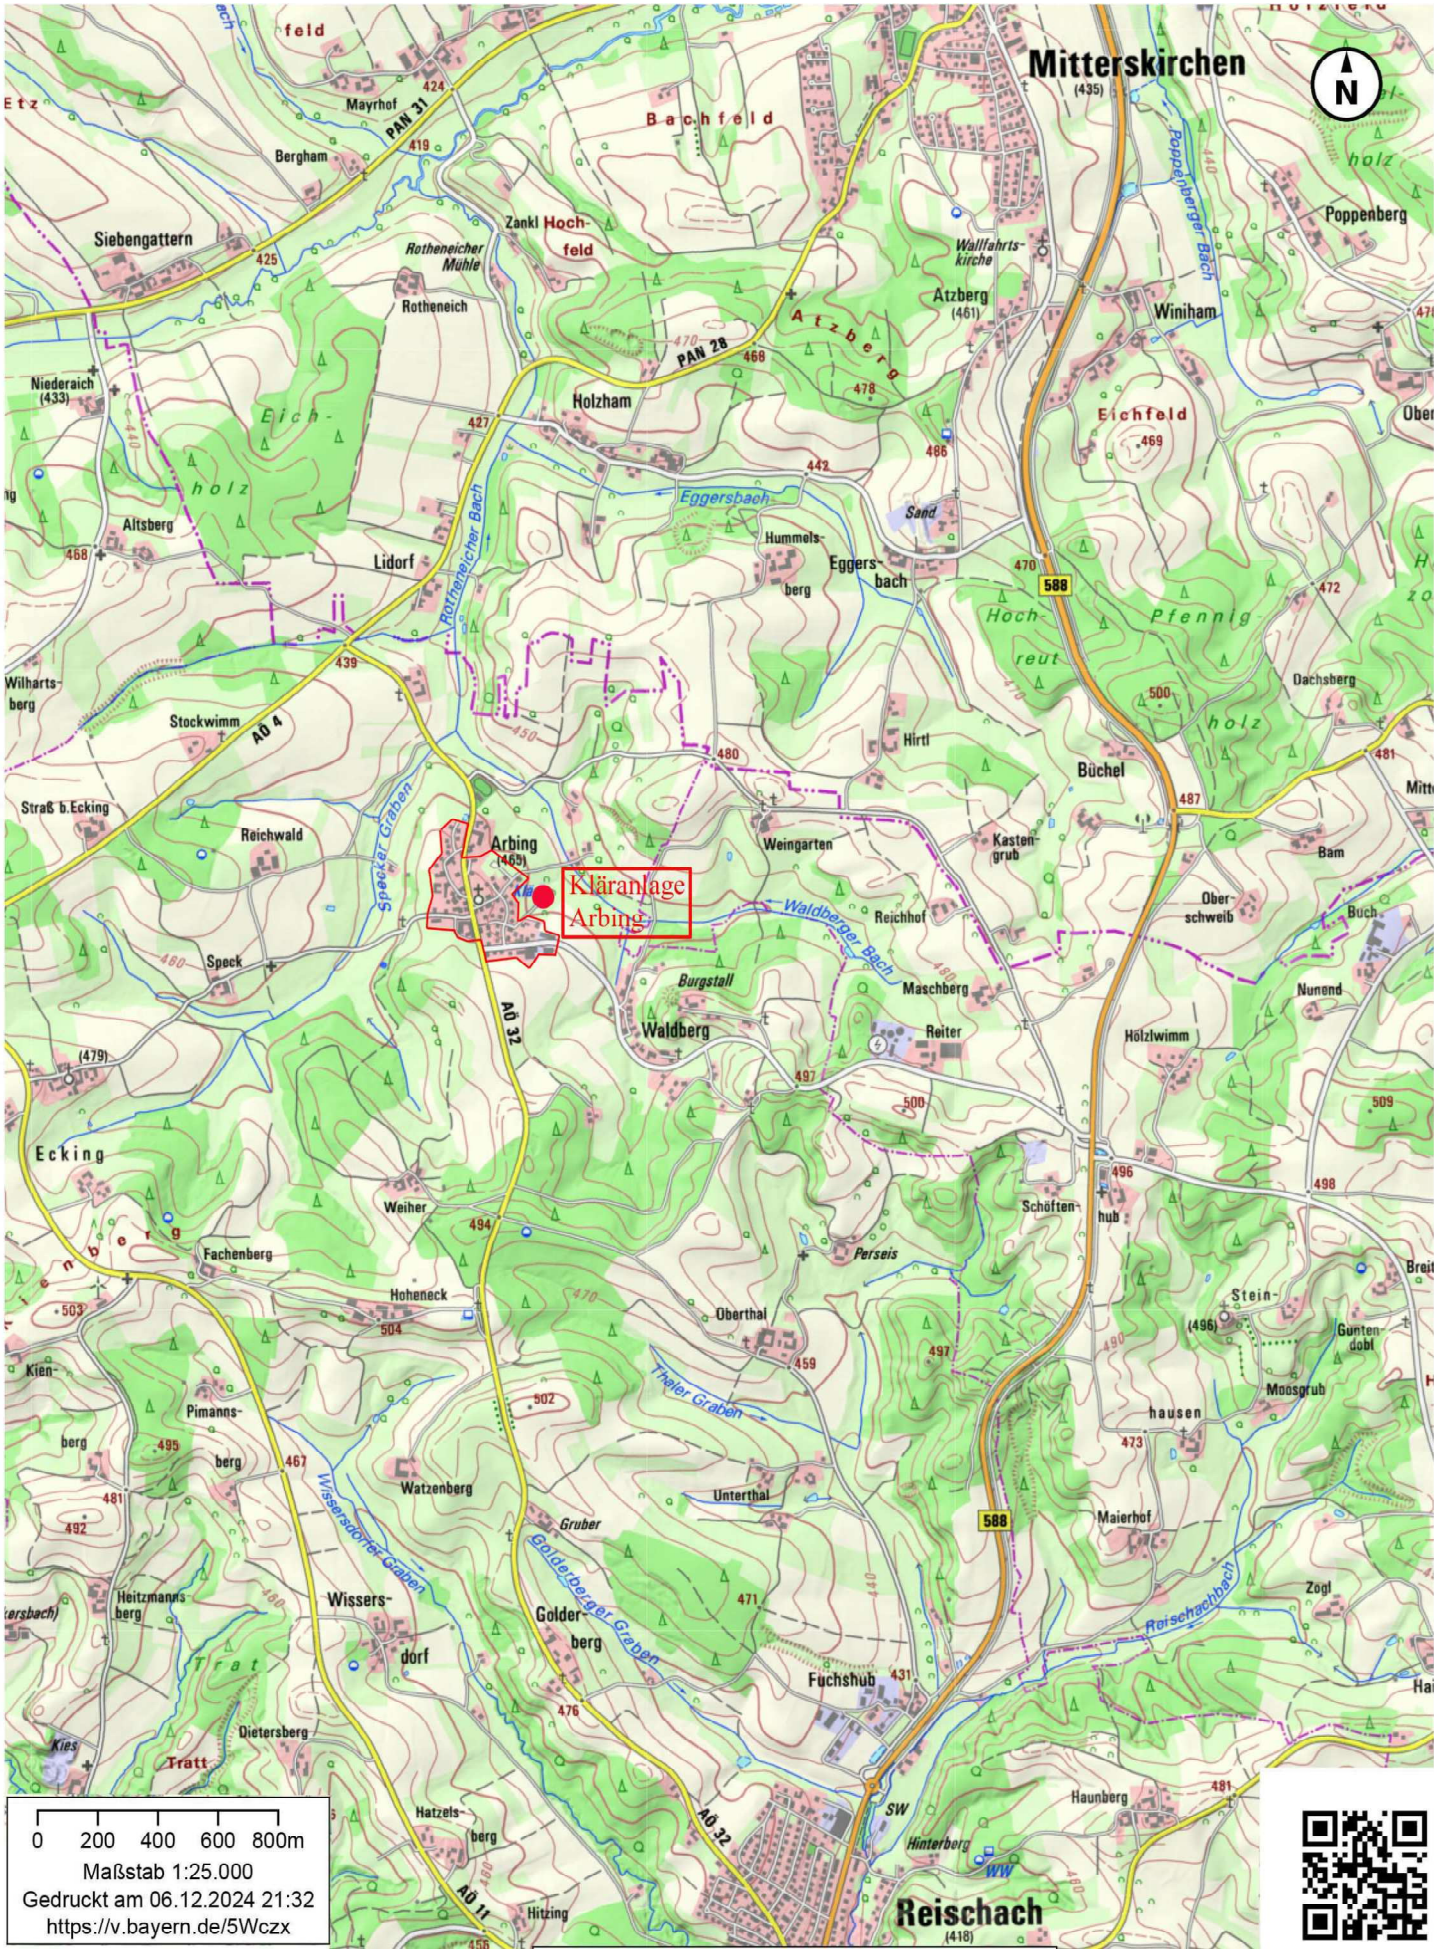

LEGENDE:

- Bundesstraße
- Kreisstraße
- Standort Kläranlage
- Grenze Einzugsgebiet

5.			
4.			
3.			
2.			
1.			
Nr.	Art der Änderung	Datum	Aufgestellt

Entwurfsbearbeitung:
INGENIEURBÜRO JOSEF SPERMANN
Vermessung - Planung - Bauleitung - Abrechnung
Raiffeisenstr. 2
84567 Perach/Inn
e-mail: info@ib-spermann.de

JOSEF SPERMANN
Dipl.-Ing. (FH)
Ingenieurbüro

	Datum	Zeichen
bearbeitet	06.12.2024	Spermann
gezeichnet	06.12.2024	Spermann
Perach, den		

Übersichtslageplan

Unterlage
Blatt Nr. 2
Reg. Nr.

Gemeinde Reischach
Öttinger Straße 1
84571 Reischach



UEBER.PLT
Maßstab 1:25.000

Kläranlage Arbing

Der Bauherr

geprüft: