


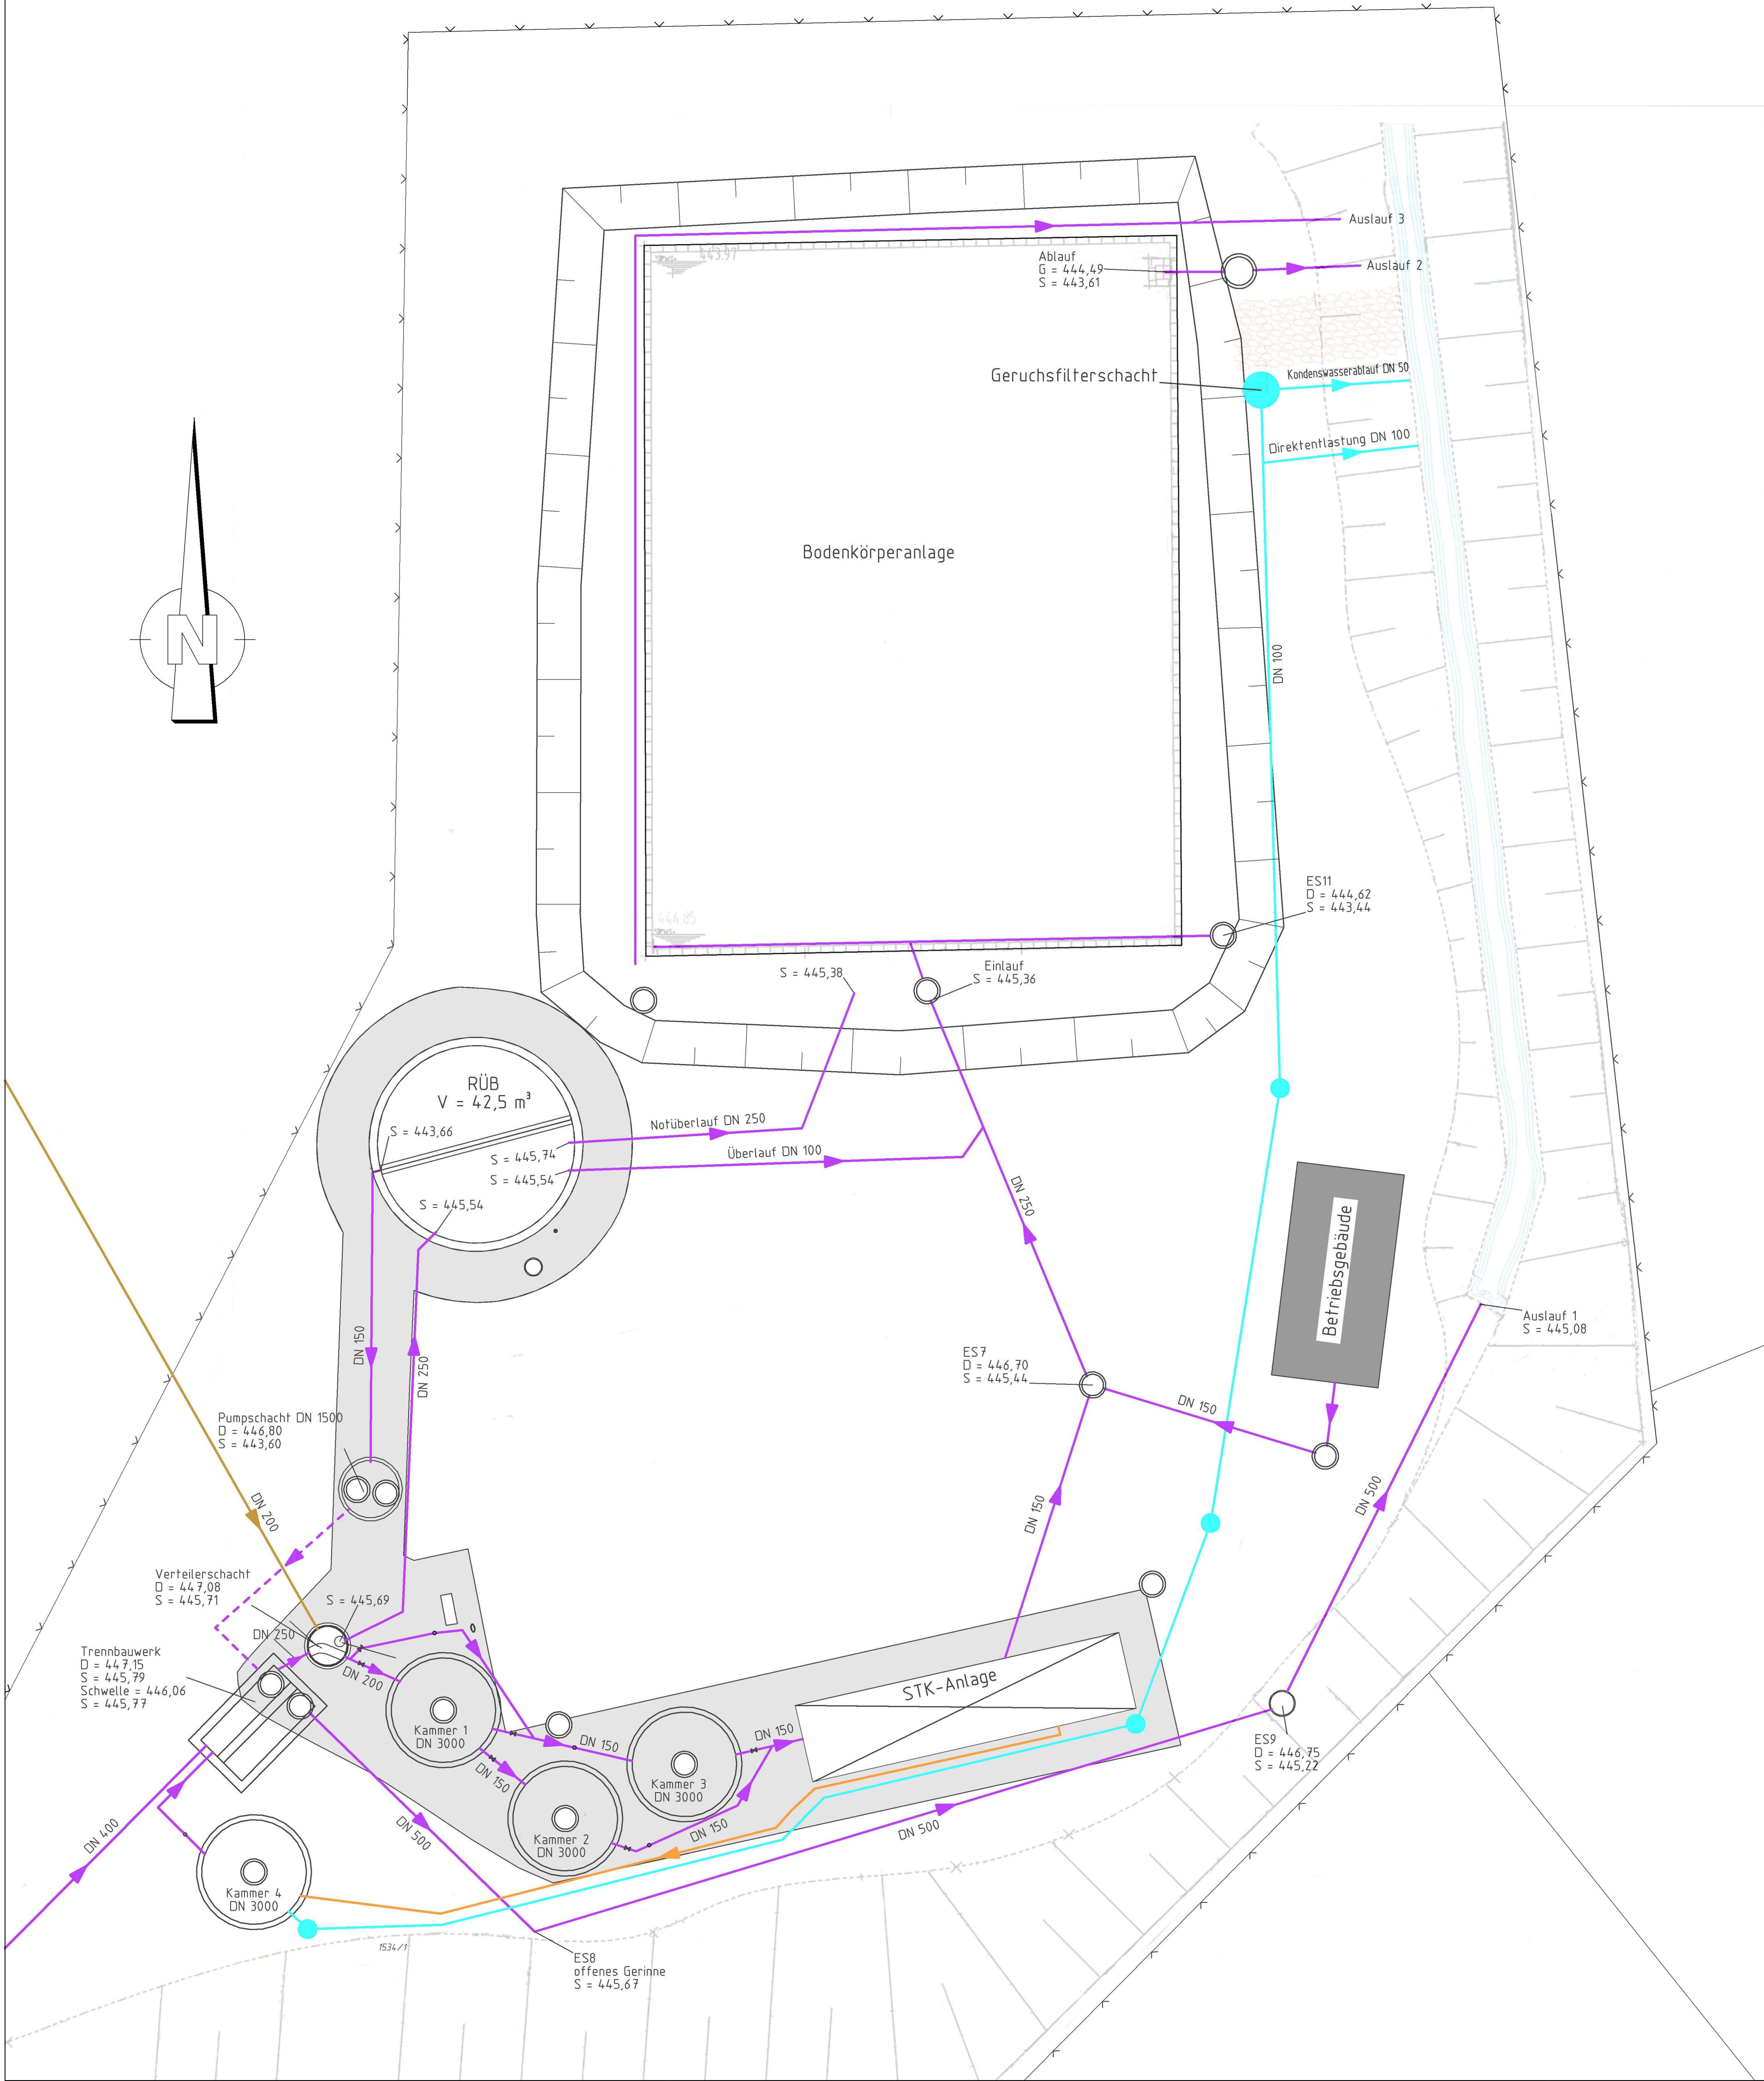

LEGENDE

- MW-Kanal
- Druckleitung MW-Kanal
- SW-Kanal
- Überschussschlamm
- Abluft
- Zaun
- Pflaster

Grundlage für diesen Plan ist der Ausführungsplan vom Ingenieur-Büro Raunecker GmbH aus Burghausen mit Stand vom 04.11.2005 und der Bestandsplan der Fa. Swietelsky aus Burghausen für das neue RÜB mit Stand vom 18.10.2023

5.			
4.			
3.			
2.			
1.			
Nr.	Art der Änderung	Datum	Aufgestellt

Entwurfsbearbeitung:	Datum	Zeichen
INGENIEURBÜRO JOSEF SPERMANN	bearbeitet 06.12.2024	Spermann
Vermessung - Planung - Bauleitung - Abrechnung	gezeichnet 06.12.2024	Spermann
Raiffeisenstr. 2 84567 Perach/Inn e-mail: info@ib-spermann.de	Tel.: 08670/919926 Fax: 08670/919927 www.ib-spermann.de	Perach, den

Lageplan	Unterlage Blatt Nr. 7 Reg. Nr.
Gemeinde Reischach Öttinger Straße 1 84571 Reischach	UEBERSICHT.PLT Maßstab 1:100

Der Bauherr	geprüft:
-------------	----------