



BELÜFTETER SANDFANG
2230

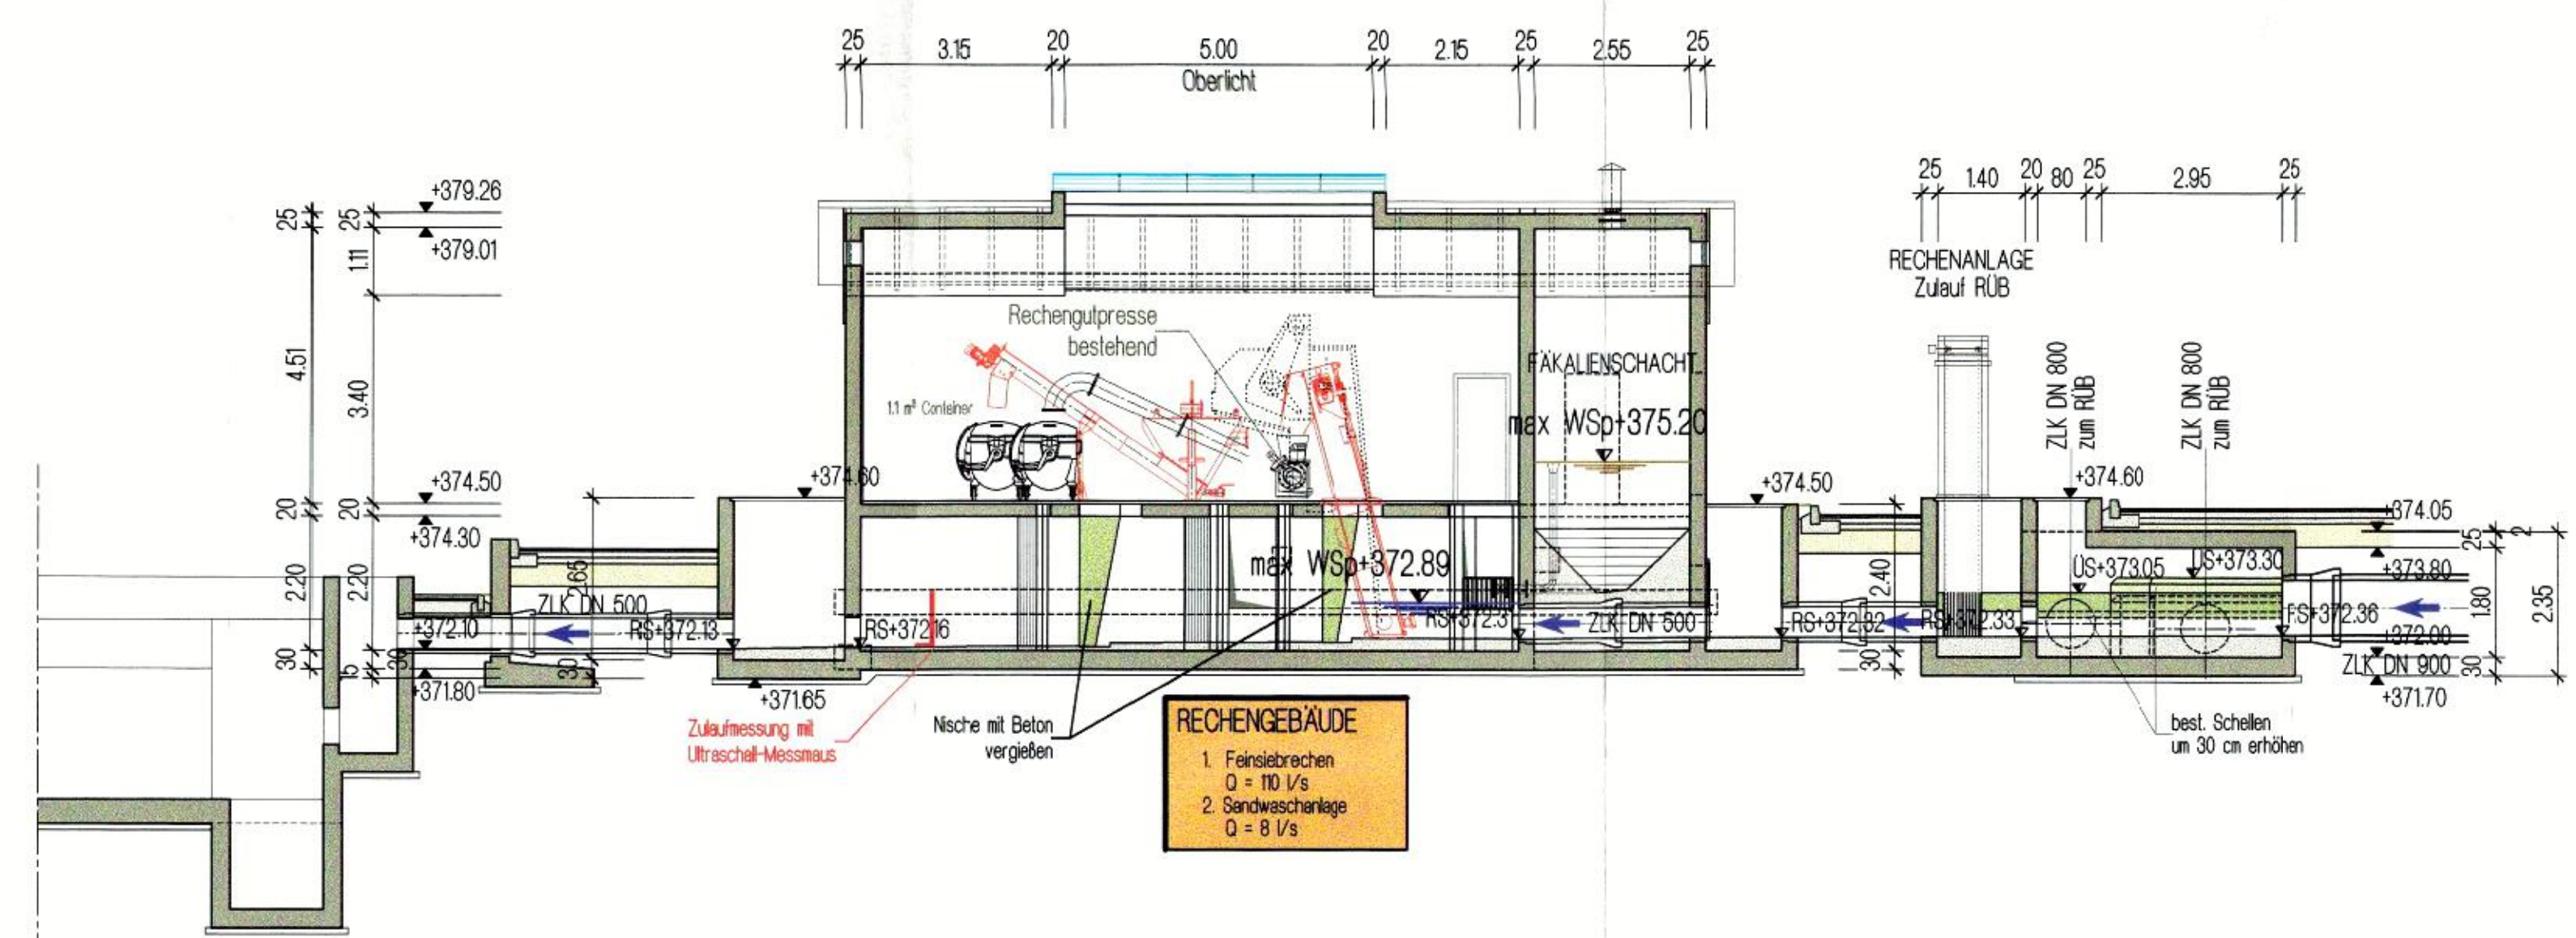

besteh. MASCHINENGEBÄUDE



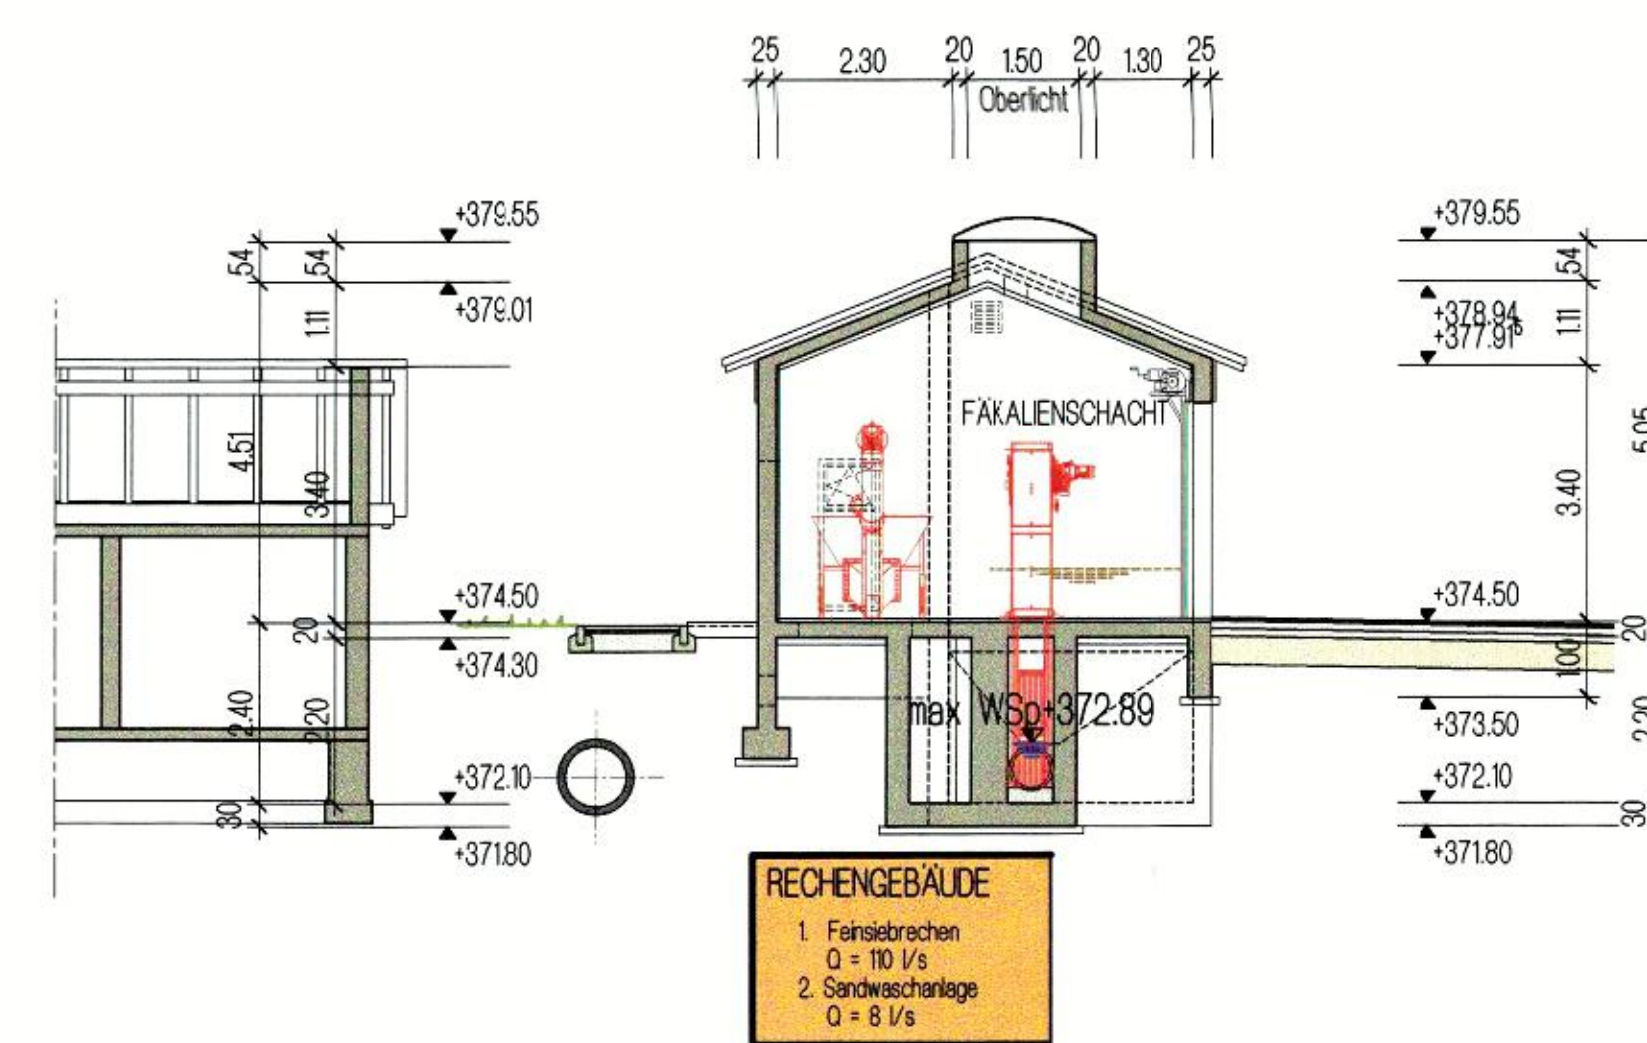


ZEICHENERKLÄRUNG :

- | | | | | |
|---|--------------------------|-----|----------------------|---------|
|  | Feldpfad Abwasser | ZLK | = Zuluftkanal | leitung |
|  | Feldpfad Schotter | ALK | = Abfallkanal | leitung |
|  | Feldpfad Luft | BLW | = Brauchwasser | leitung |
| OK | Oberkante | FW | = Fackwasser | leitung |
| UK | Unterkante | RLW | = Rücklaufwasser | leitung |
|  | OK FFB | TLW | = Trinkwasser | leitung |
|  | OK RFB | TRW | leitung | |
| RS | Oberkante Richtflutboden | FS | = Faulschlamm | leitung |
| RS | Rohrsohle | FS | = Frischschlamm | leitung |
| RS | Rohrsohle | RLS | = Rücklaufschlamm | leitung |
| US | Überflutsohle | SS | = Schwemmschlamm | leitung |
|  | Wsp | DSS | = Überschlussschlamm | leitung |
| | Wasserpiegel | UWS | = Umwälzschlamm | leitung |
| | | LL | = Luftleitung | leitung |
| | | G | = Gas- | leitung |

ABKÜRZUNGEN :

- | | | | | |
|---|--------------------------|-----|----------------------|---------|
|  | Feldpfad Abwasser | ZLK | = Zuluftkanal | leitung |
|  | Feldpfad Schotter | ALK | = Abfallkanal | leitung |
|  | Feldpfad Luft | BLW | = Brauchwasser | leitung |
| OK | Oberkante | FW | = Fackwasser | leitung |
| UK | Unterkante | RLW | = Rücklaufwasser | leitung |
|  | OK FFB | TLW | = Trinkwasser | leitung |
|  | OK RFB | TRW | leitung | |
| RS | Oberkante Richtflutboden | FS | = Faulschlamm | leitung |
| RS | Rohrsohle | FS | = Frischschlamm | leitung |
| RS | Rohrsohle | RLS | = Rücklaufschlamm | leitung |
| US | Überflutsohle | SS | = Schwemmschlamm | leitung |
|  | Wsp | DSS | = Überschlussschlamm | leitung |
| | Wasserpiegel | UWS | = Umwälzschlamm | leitung |
| | | LL | = Luftleitung | leitung |
| | | G | = Gas- | leitung |

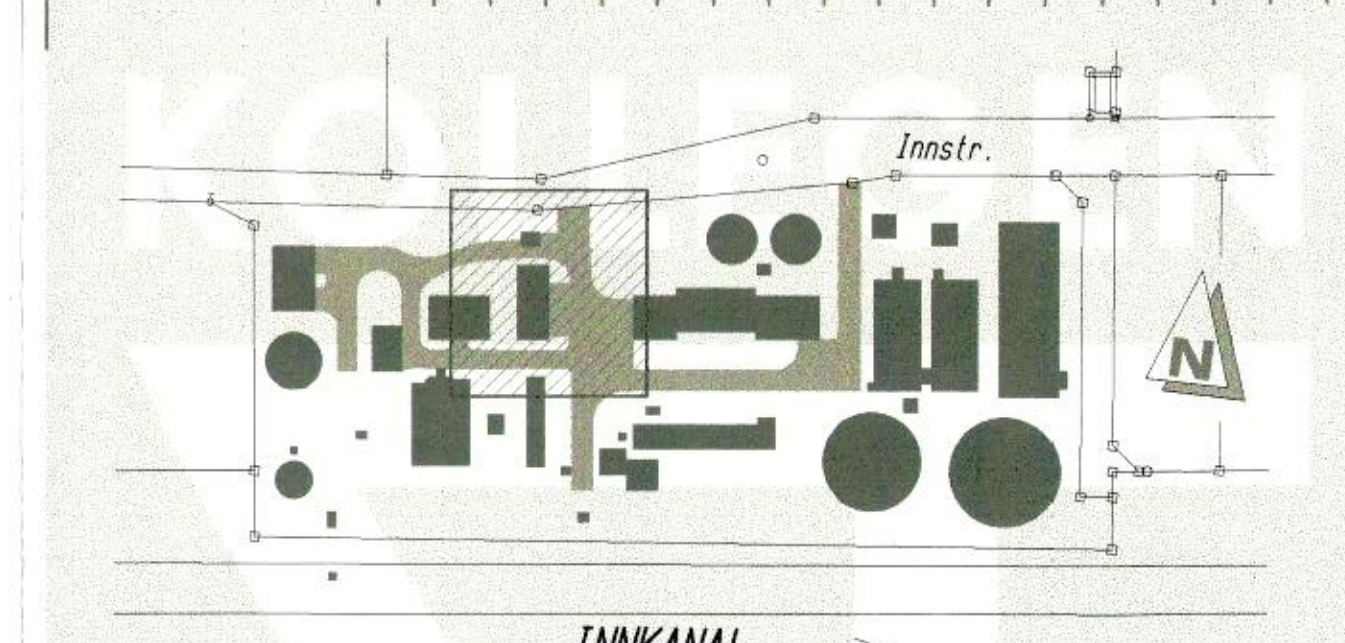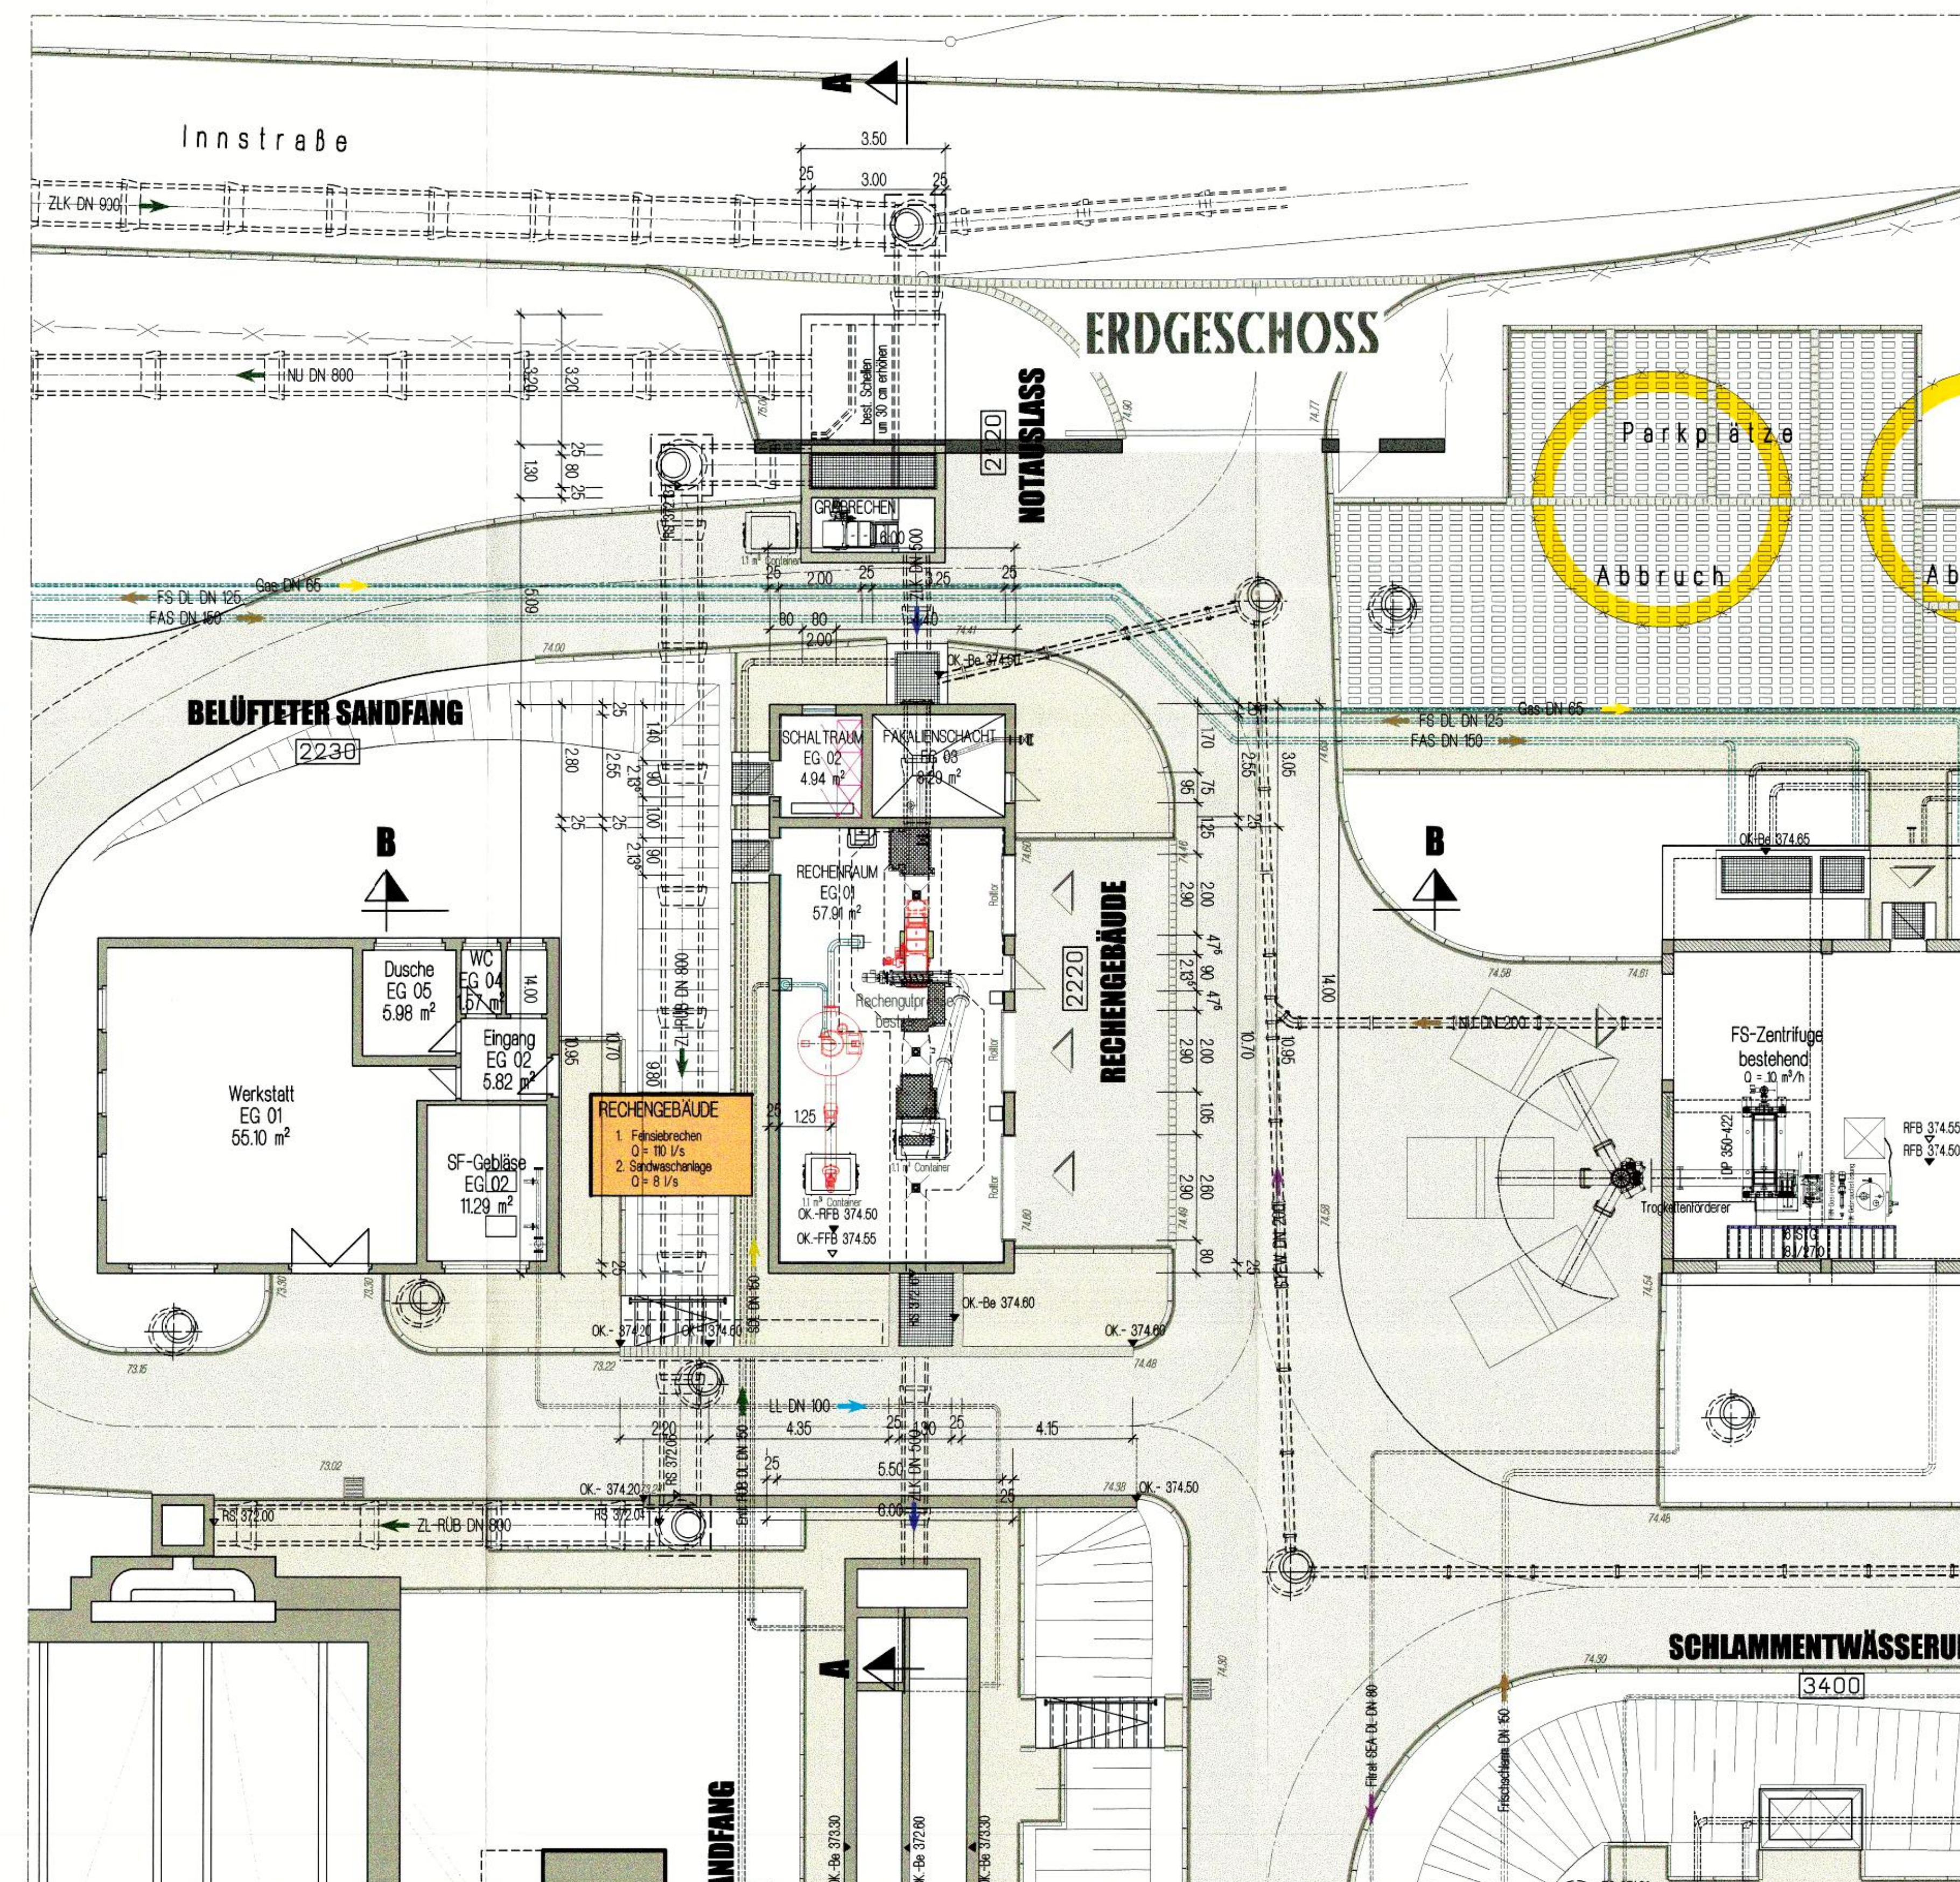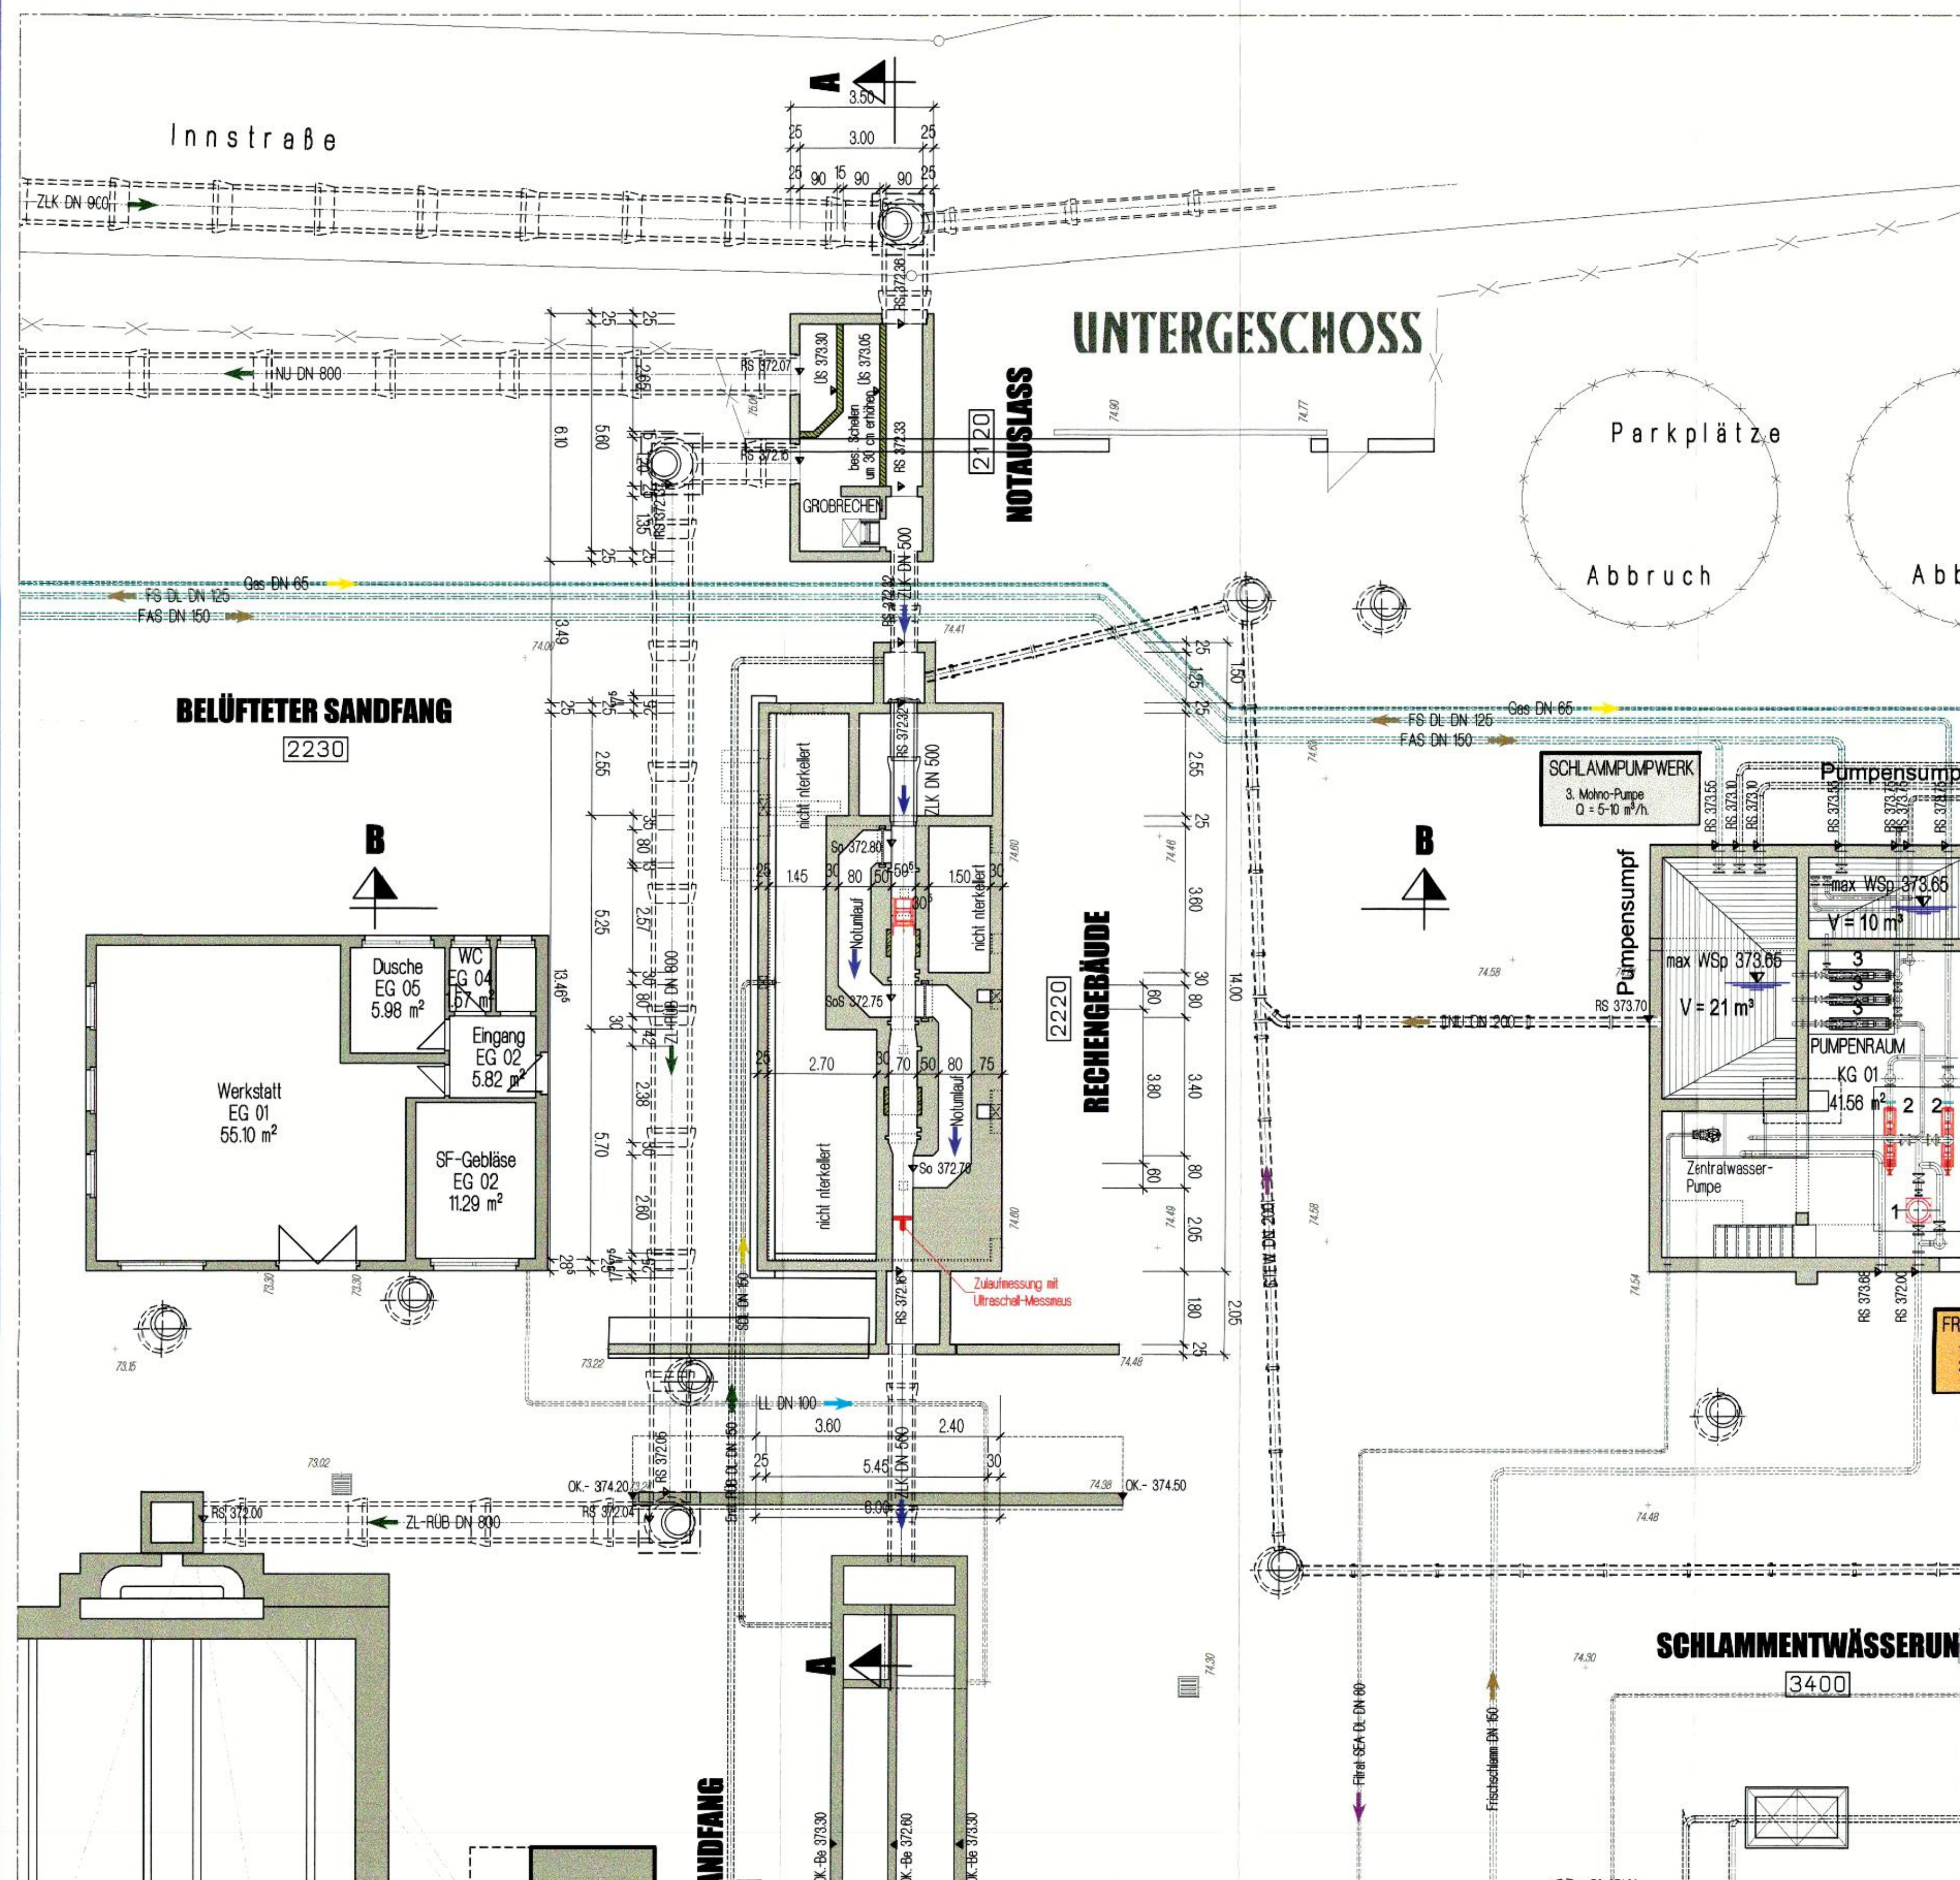

Übersicht Beil.-Nr 10



STADT TÖGING am INN
Erweiterung und Modernisierung
der Mech.-Biolog. Kläranlage 22.000 EW

RECHENGEBÄUDE
Notauslaß - Fäkalieinwurfschacht

Leistungsphase	Genehmigungsplanung	Vergabe-einheit
Planart	GERINNE und ERDGESCHOSS SCHNITT A-A und B-B	Maßstab 1 : 100
Hauptplaner		Format
		Datum 29.09.2020

DÜNSER • AIGNER • KOLLEGEN
Ingenieurplanungsgruppe GmbH
Tel. 089/552264-0 Fax. 089/5501951
Baierbrunner Str.3 81379 MÜNCHEN

Auftraggeber STADT TÖGING am INN Datum 04. Okt. 20

Grundlage: Genehmigungsplanning Kläranlage Töging am Inn
Rechengebäude, Grundriss und Schnitte
Erstellt: 28.09.2006
Dünser - Aigner - Kollegen Ingenieurplanungsgruppe GmbH

Vermessungstechnische Bezugssysteme:
 Einsa: DHDN 90 mit GSK-Ähnlichkeit

mayr	Mayr Beratende Ingenieure	bearbeitet	13.02.2026	Meyer
---	---------------------------	------------	------------	-------

gezeichnet	13.02.2026	Weidemann
------------	------------	-----------

Blütenweg 5 86551 Aichach	geprüft	13.02.2026	Schreff
	Projekt-Nr.	2024-289-50	

Ihr Partner für	T +49 8251 8750 0 F +49 8251 8750 27	Plan-Nr.	324-20-53, Bg40401, Bestandsplan Rechnungsbild
-----------------	---	----------	--

Infrastrukturmaßnahmen	info@mayer-ingenieure.de	Aichach, den 13.02.2026
------------------------	--------------------------	-------------------------

Nr.	Art der Änderung	Datum	Zeichen
-----	------------------	-------	---------

GENEHMIGUNGSPLANUNG

GENEHMIGUNGSPLANUNG

Unterlage / Blatt-Nr.: 4.4.1

Stadt Töging a. Inn  Rechengebäude
Hauptstraße 26 84513 Töging a. Inn
Gerinne EG

Tel. 08631 9004-0, Fax. 08631 9004-50,
E-Mail: rathaus@toeving.de

	Maßstab: ca. 1 : 100
--	----------------------

Abwasserbeseitigung Töging a. Inn

Kläranlage Töging

Neubeantragung Wasserrecht für 22.000 EW

aufgestellt:	
--------------	--

[illegible][illegible]

Töging a. Inn, den	
--------------------------	--

[illegible][illegible][illegible]

11.02.2026	1.15
------------	------